

总平面图

版权所有，不得复制、套用。
ALL RIGHTS RESERVED, DON'T COPIED, REPRODUCED.



中联合创
ZHONGLIANHEHUANG
CHINA UNITED CREATIVE DESIGN CO.,LTD

■ 建筑行业(建筑工程)甲级 A122009183

会签栏 COUNTER SIGNATURE

建筑 ARCHI.	电气 ELEC.
结构 STRUCT.	暖通 HVAC.
给排水 PLUMBING	

签章区 STAMP AREA

版次 NO.	修改内容 DESCRIPTION	日期 DATE

建设单位 CLIENT

广东茂名健康职业学院

项目名称 PROJECT

广东茂名健康职业学院第二食堂
社会餐饮企业承包经营项目

子项目名称 SUB-PROJECT

图纸名称 TITLE

总平面图

审定 APPROVED BY	谢迎林	谢迎林
审核 EXAMINED BY	李国伟	李国伟
项目负责 PROJECT CHIEF	林锦帆	林锦帆
专业负责 SPECIALTY CHIEF	李国伟	李国伟
校对 CHECKED BY	杨大为	杨大为
设计 DESIGNED BY	陈建	陈建
制图 DRAWING BY	陈志美	陈志美

图号 DRAWING NO. ZP-01


业务号 JOB NO. —

出图日期 DATE 2021.05

专业 DISCIPLINE 建筑 设计阶段 STAGE 竣工图

比例 SCALE 1:510 规格 SIZE A3

条形码, 二维码 BARCODE, QR CODE

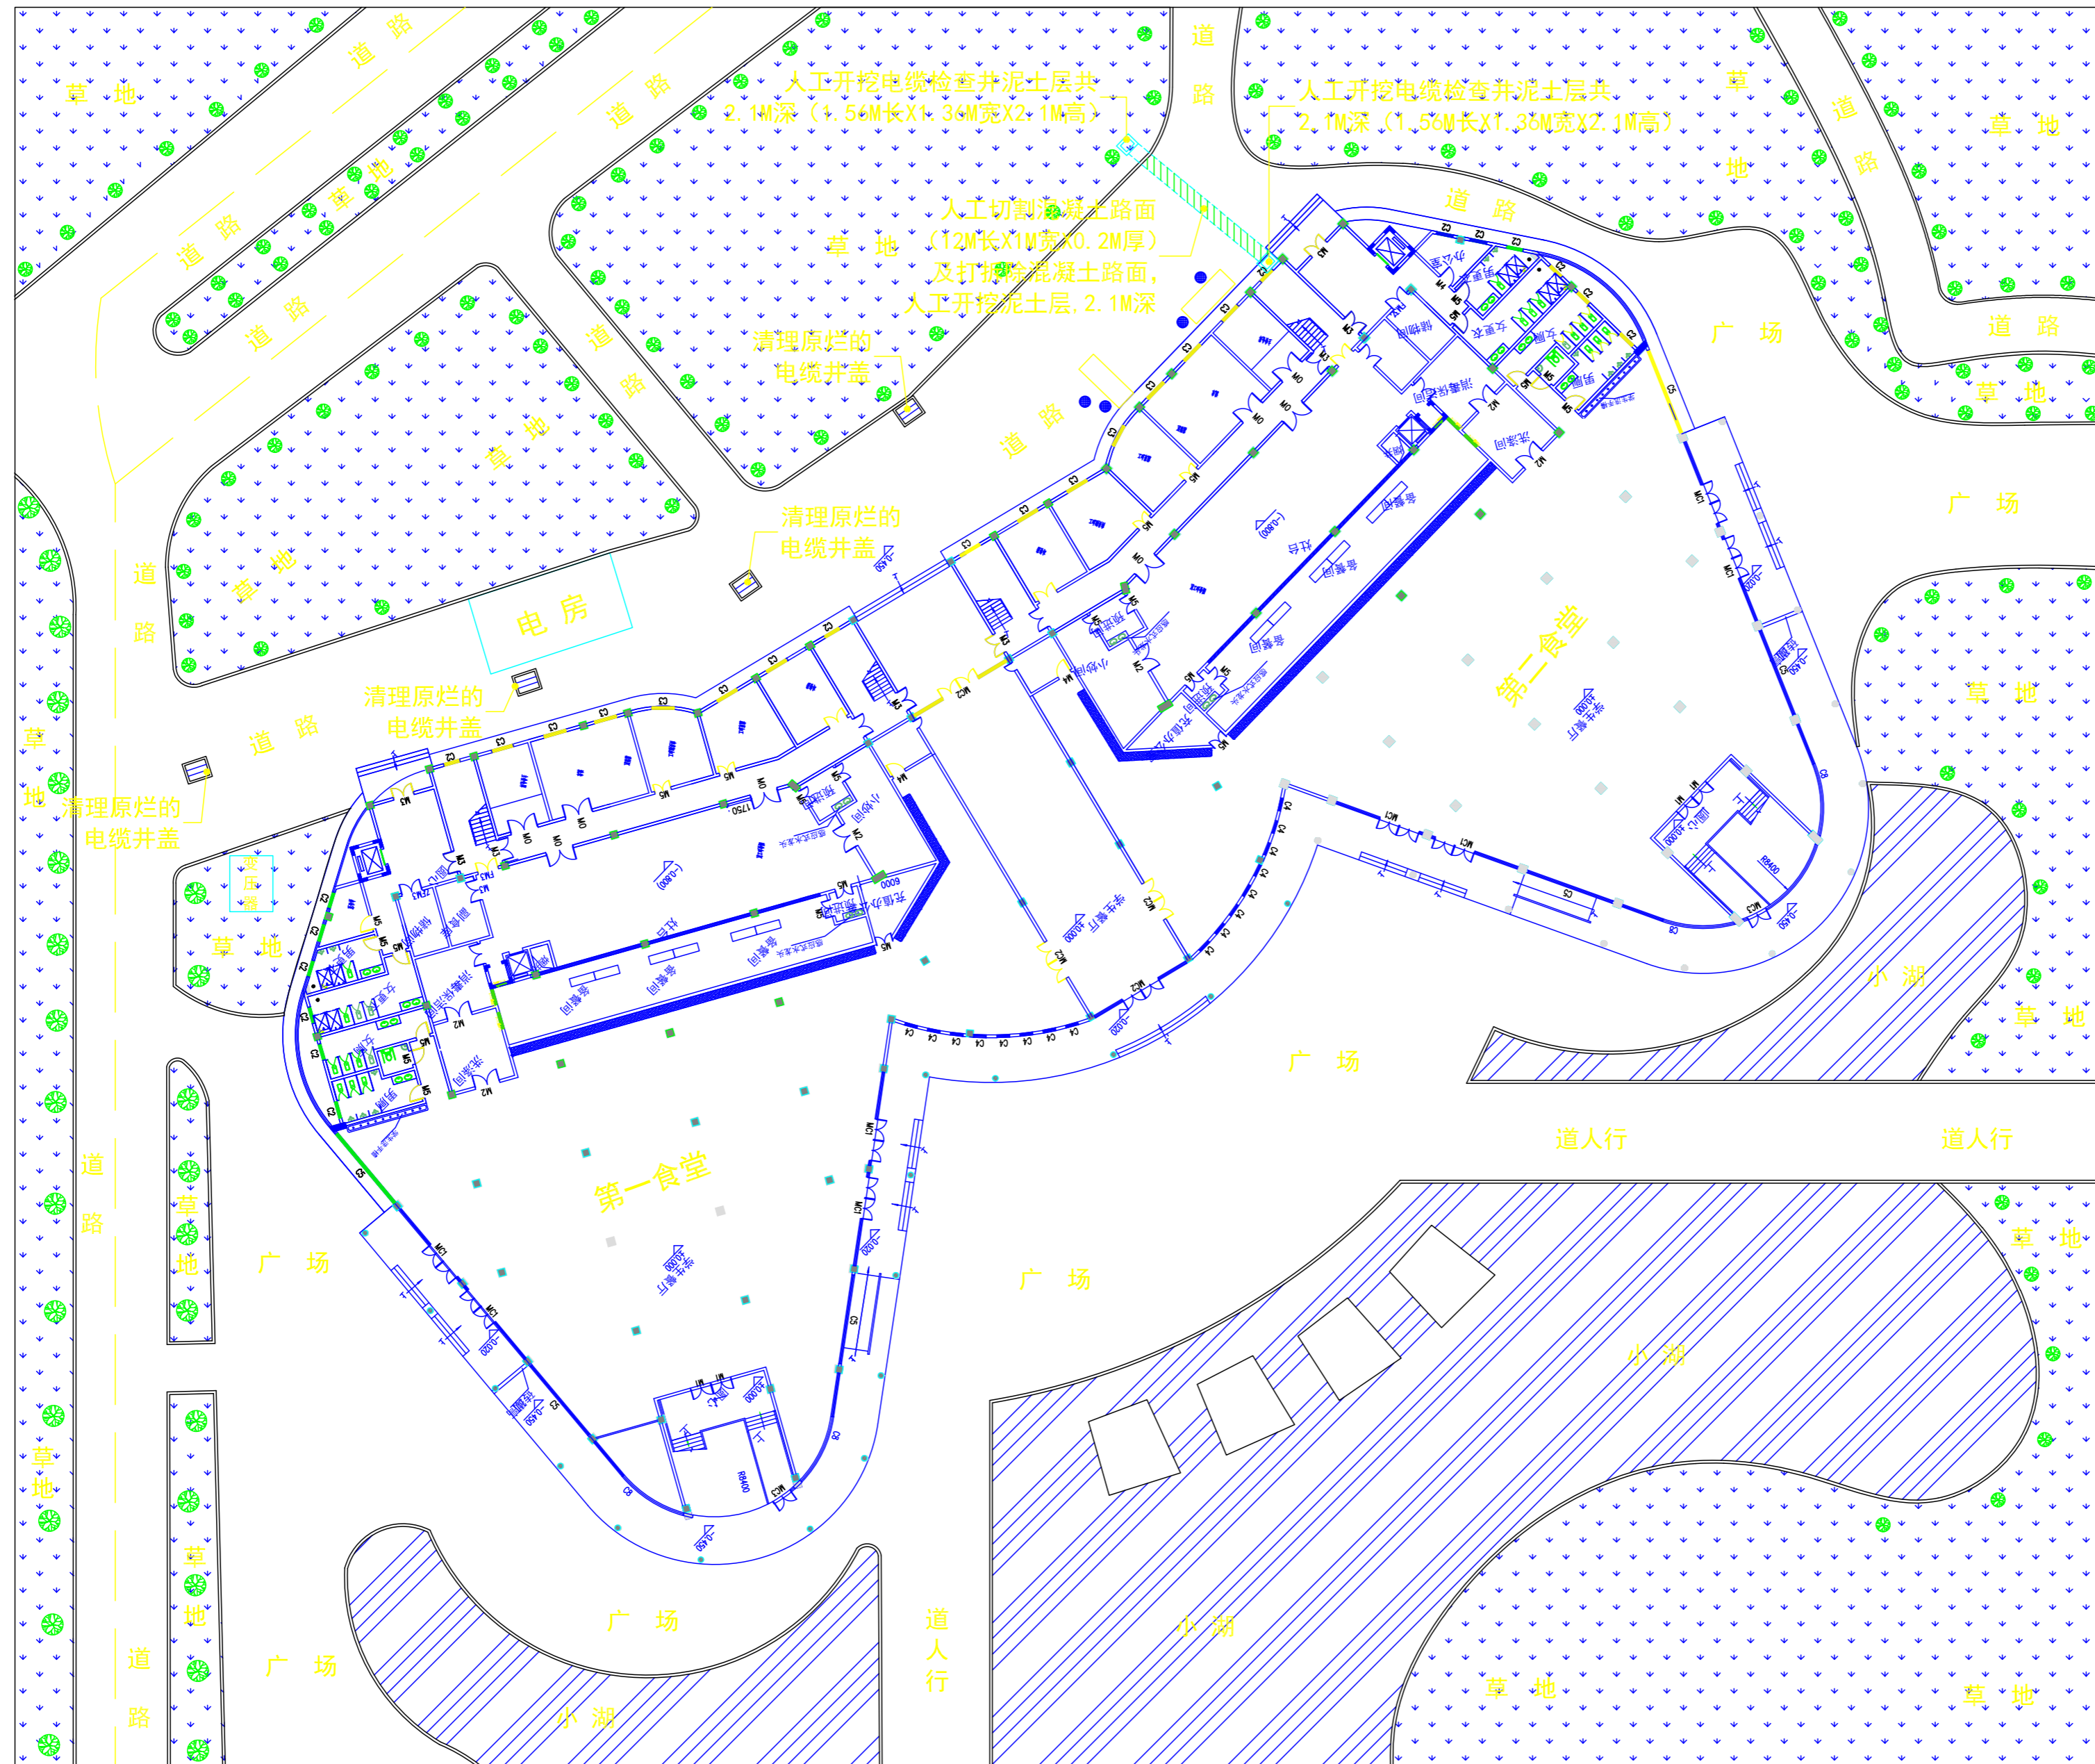

原状拆除平面图

版权所有, 不得复制、套用。
ALL RIGHTS RESERVED, DON'T COPIED, REPRODUCED.



中联合创设计有限公司
CHINA UNITED CREATIVE DESIGN CO., LTD

■ 建筑行业 (建筑工程) 甲级 A122009183

会签栏 COUNTER SIGNATURE

建筑 ARCHI.	电气 ELEC.
结构 STRUCT.	暖通 HVAC.
给排水 PLUMBING	

签章区 STAMP AREA

版次 NO.	修改内容 DESCRIPTION	日期 DATE

建设单位 CLIENT

广东茂名健康职业学院

项目名称 PROJECT

广东茂名健康职业学院第二食堂
社会餐饮企业承包经营项目

子项目名称 SUB-PROJECT

图纸名称 TITLE

原状拆除平面图

审 定 APPROVED BY	谢迎林	谢迎林
审 核 EXAMINED BY	李国伟	李国伟
项目负责 PROJECT CHIEF	林锦帆	林锦帆
专业负责 SPECIALTY CHIEF	李国伟	李国伟
校 对 CHECKED BY	杨大为	杨大为
设 计 DESIGNED BY	陈 建	陈 建
制 图 DRAWING BY	陈志美	陈志美


图号 DRAWING NO. ZP-03

业务号 JOB NO. —

出图日期 DATE 2021.05

专 业 DISCIPLINE	建筑	设计阶段 STAGE	竣工图
比 例 SCALE	1:510	规 格 SIZE	A3

条形码, 二维码 BARCODE, QR CODE

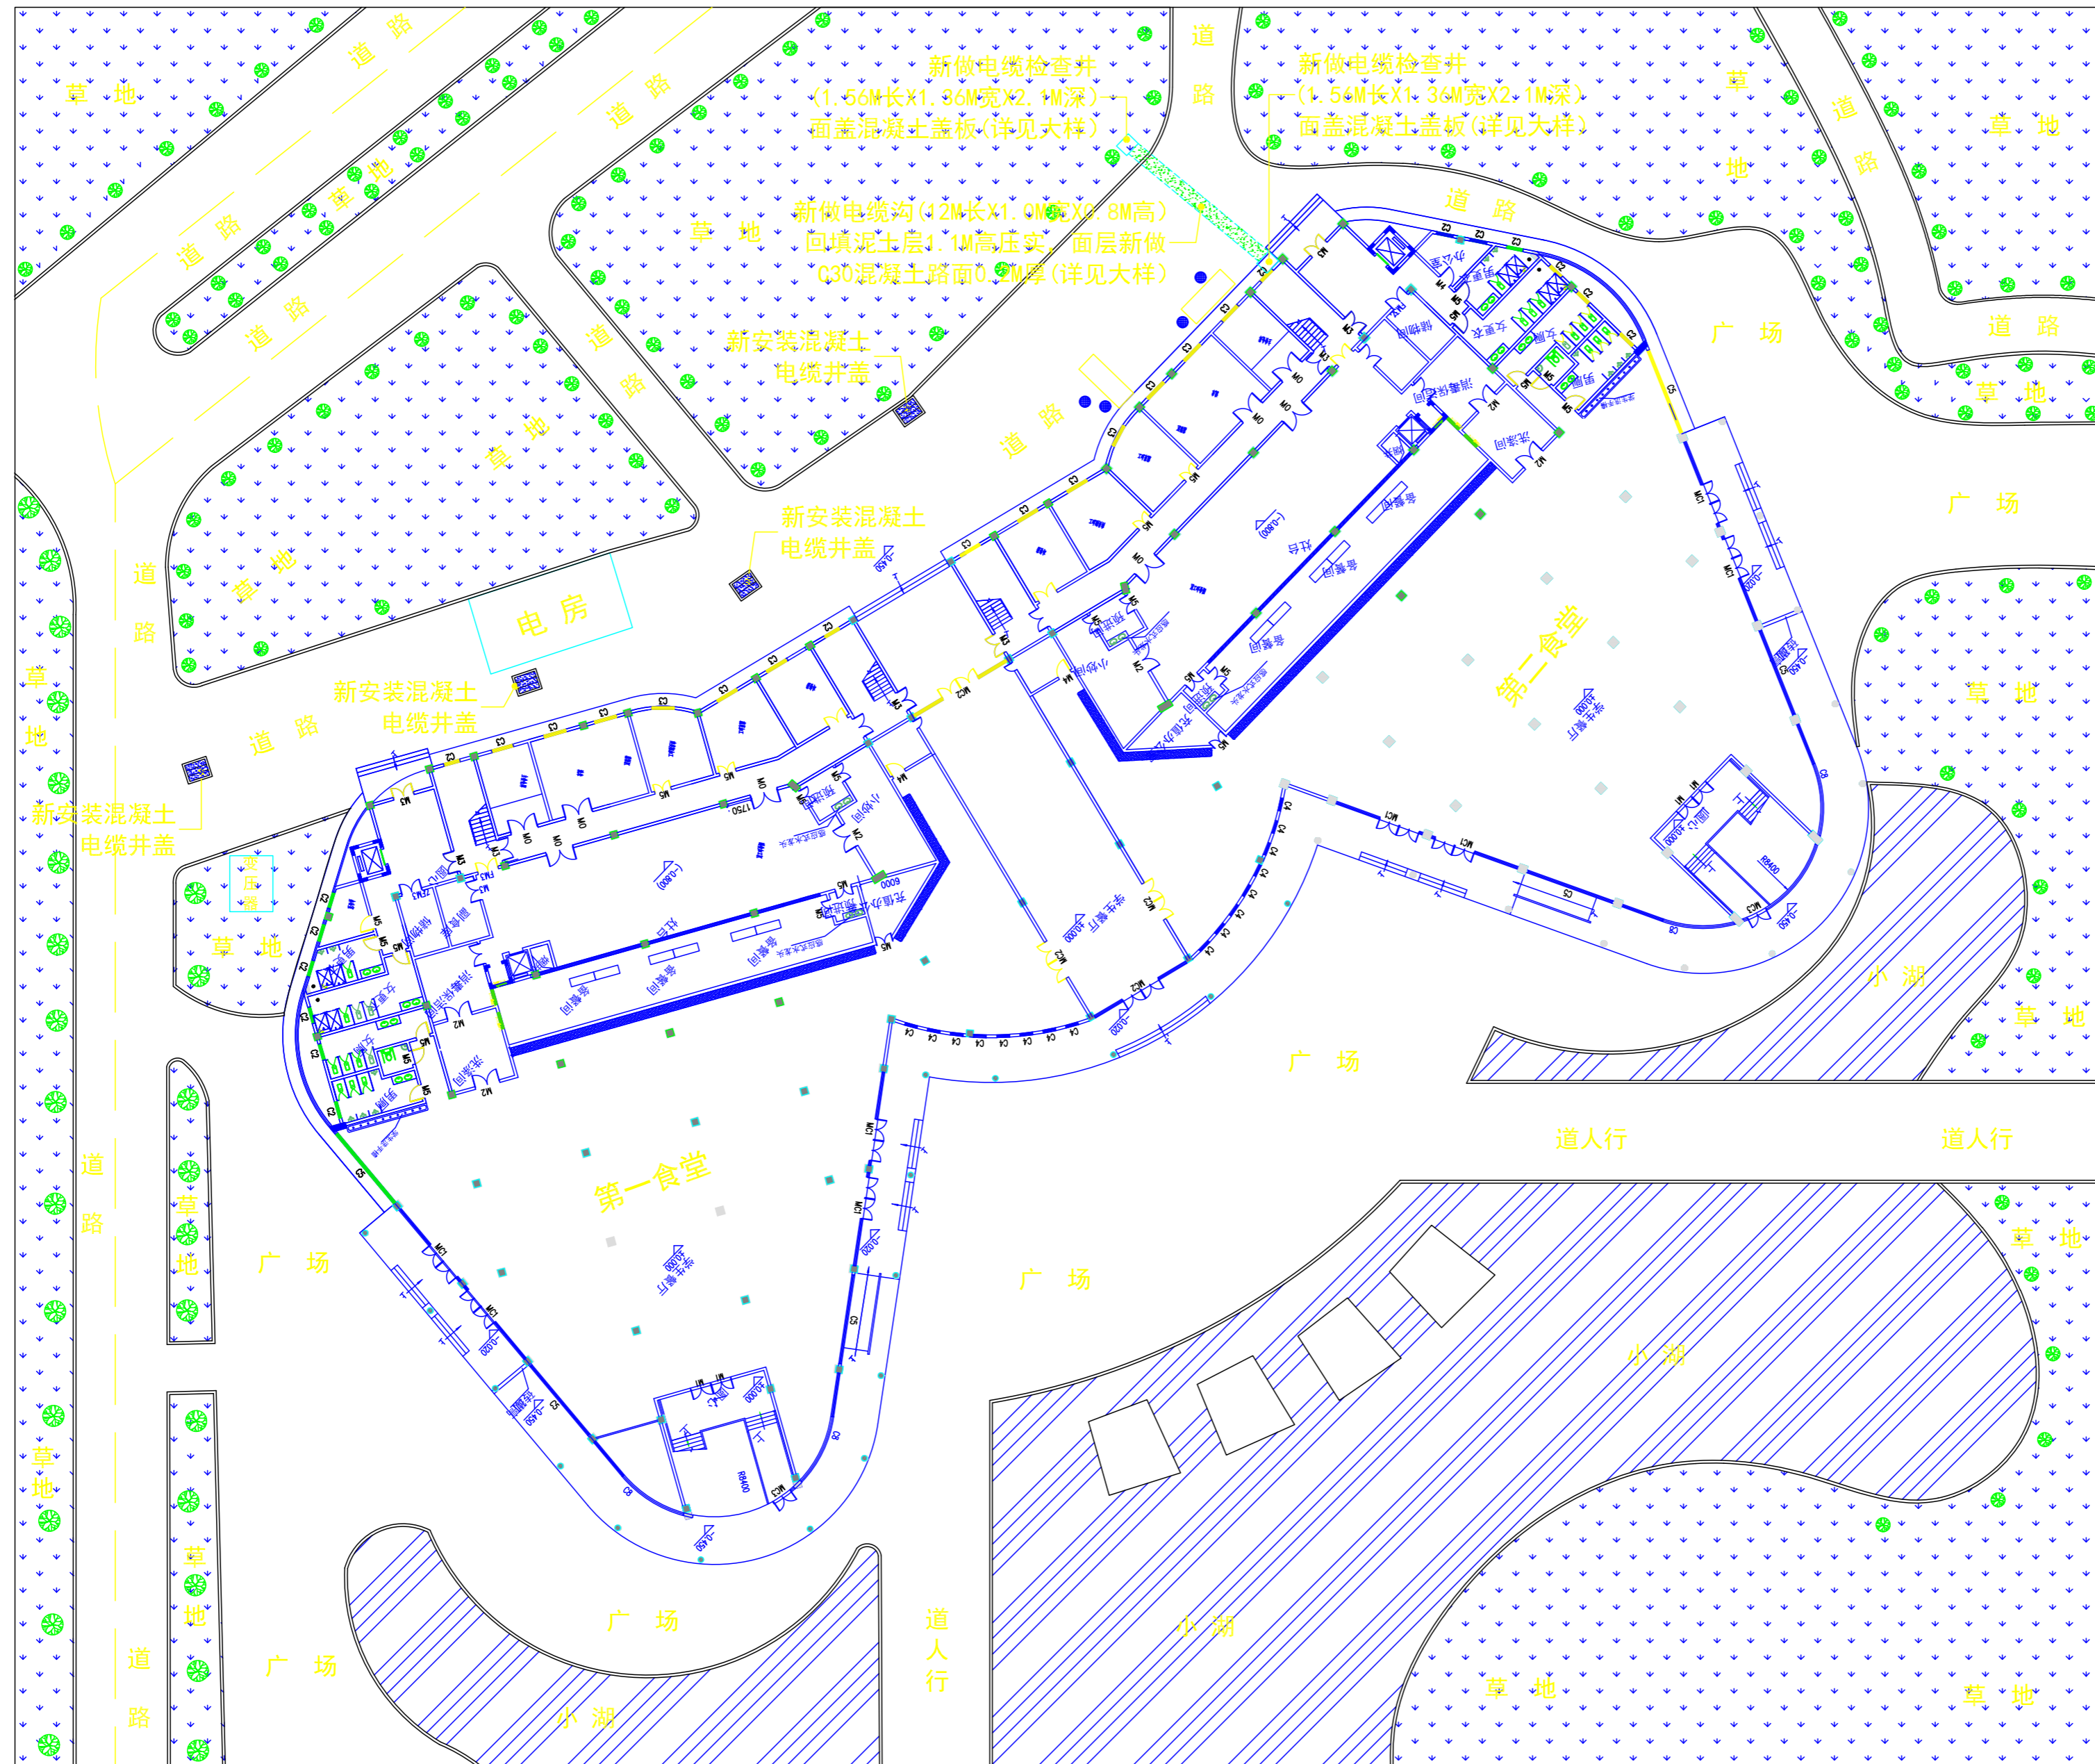

电缆沟改造后平面图

版权所有, 不得复制、套用。
ALL RIGHTS RESERVED, DON'T COPIED, REPRODUCED.



中联合创
ZHONGLIANHEHUANG
CHINA UNITED CREATIVE DESIGN CO., LTD.

■ 建筑行业(建筑工程)甲级 A122009183

会签栏 COUNTER SIGNATURE

建筑 ARCHI.	电气 ELEC.
结构 STRUCT.	暖通 HVAC.
给排水 PLUMBING	

签章区 STAMP AREA

版次 NO.	修改内容 DESCRIPTION	日期 DATE

建设单位 CLIENT

广东茂名健康职业学院

项目名称 PROJECT

广东茂名健康职业学院第二食堂
社会餐饮企业承包经营项目

子项目名称 SUB-PROJECT

图纸名称 TITLE

电缆沟
改造后平面图

审 定 APPROVED BY	谢迎林	谢迎林
审 核 EXAMINED BY	李国伟	李国伟
项目负责 PROJECT CHIEF	林锦帆	林锦帆
专业负责 SPECIALTY CHIEF	李国伟	李国伟
校 对 CHECKED BY	杨大为	杨大为
设 计 DESIGNED BY	陈 建	陈 建
制 图 DRAWING BY	陈志美	陈志美


图号 DRAWING NO. ZP-04

业务号 JOB NO. —

出图日期 DATE 2021.05

专 业 DISCIPLINE	建筑	设计阶段 STAGE	竣工图
比 例 SCALE	1:510	规 格 SIZE	A3

条形码, 二维码 BARCODE, QR CODE

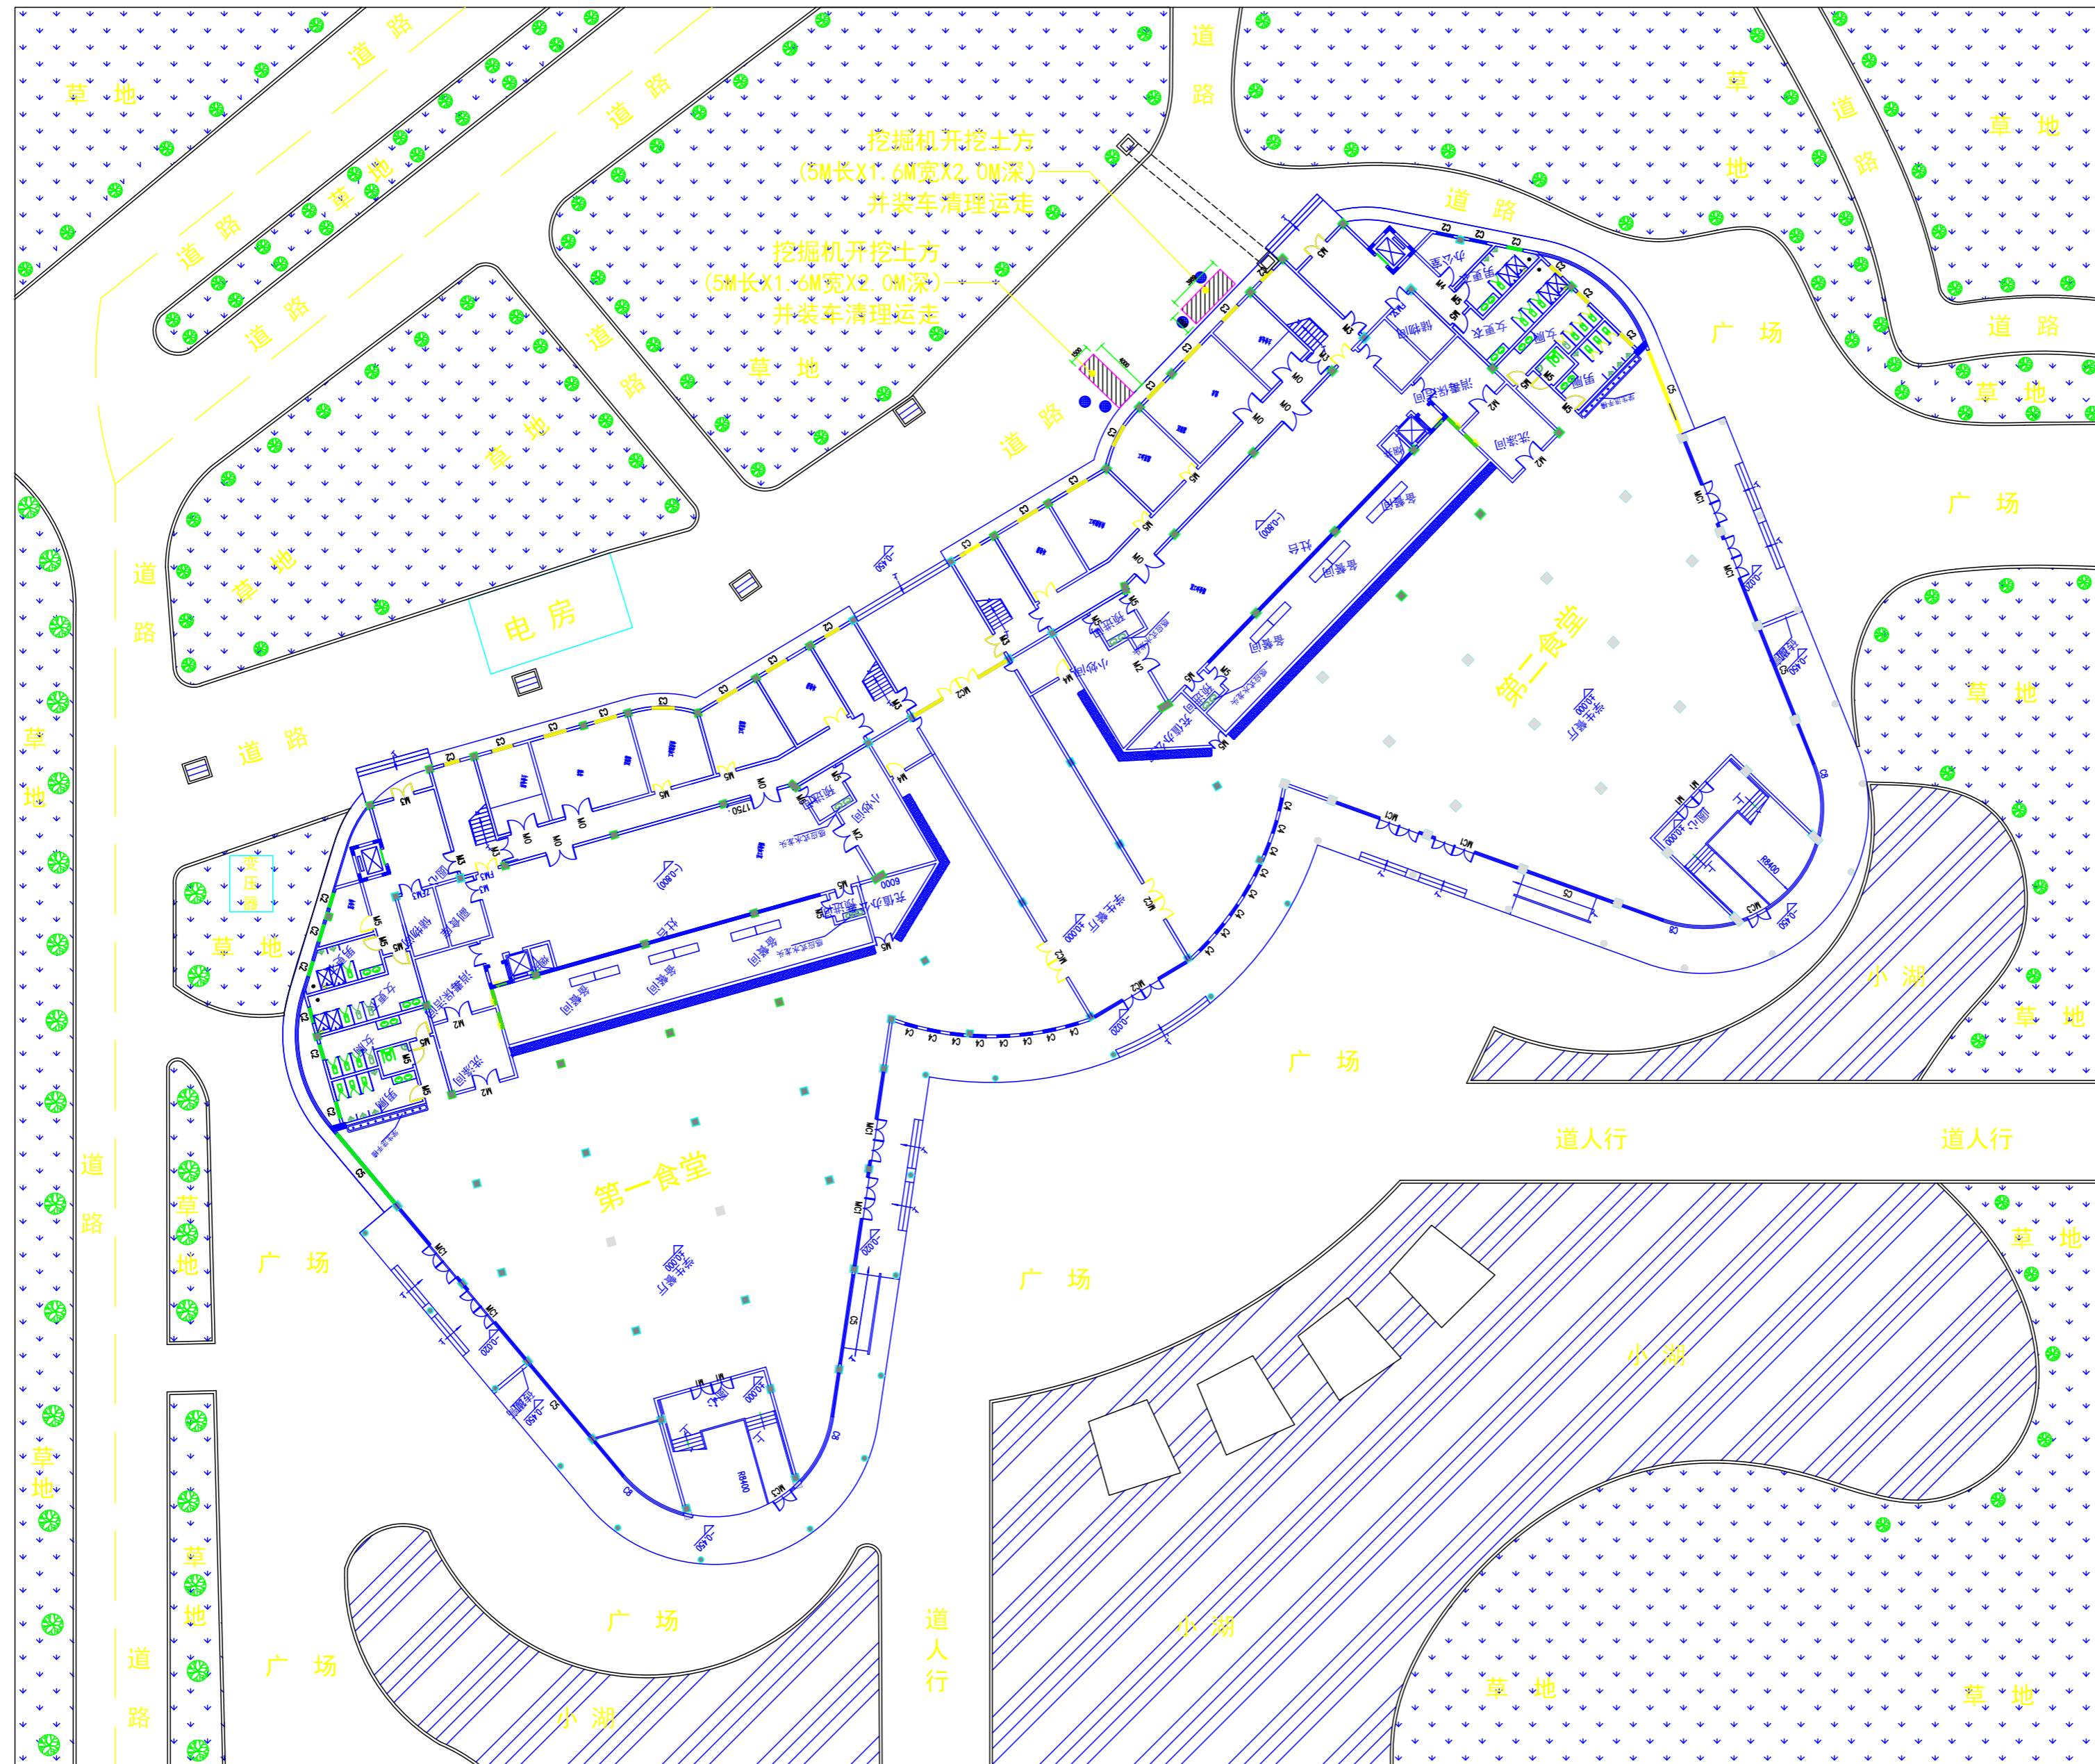

隔油池开挖土方平面图

版权所有，不得复制、套用。
ALL RIGHTS RESERVED, DON'T COPIED, REPRODUCED.



中联合创设计有限公司
CHINA UNITED CREATIVE DESIGN CO., LTD

■ 建筑行业（建筑工程）甲级 A122009183

会签栏 COUNTER SIGNATURE

建筑 ARCHI.	电气 ELEC.
结构 STRUCT.	暖通 HVAC.
给排水 PLUMBING	

签章区 STAMP AREA

版次 NO.	修改内容 DESCRIPTION	日期 DATE

建设单位 CLIENT

广东茂名健康职业学院

项目名称 PROJECT

广东茂名健康职业学院第二食堂
社会餐饮企业承包经营项目

子项目名称 SUB-PROJECT

图纸名称 TITLE

隔油池
开挖土方平面图

审定 APPROVED BY	谢迎林	谢迎林
审核 EXAMINED BY	李国伟	李国伟
项目负责人 PROJECT CHIEF	林锦帆	林锦帆
专业负责 SPECIALTY CHIEF	李国伟	李国伟
校对 CHECKED BY	杨大为	杨大为
设计 DESIGNED BY	陈建	陈建
制图 DRAWING BY	陈志美	陈志美


图号 DRAWING NO. ZP-07

业务号 JOB NO. —

出图日期 DATE 2021.05

专业 DISCIPLINE	建筑	设计阶段 STAGE	竣工图
比例 SCALE	1:510	规格 SIZE	A3

条形码，二维码 BARCODE, QR CODE

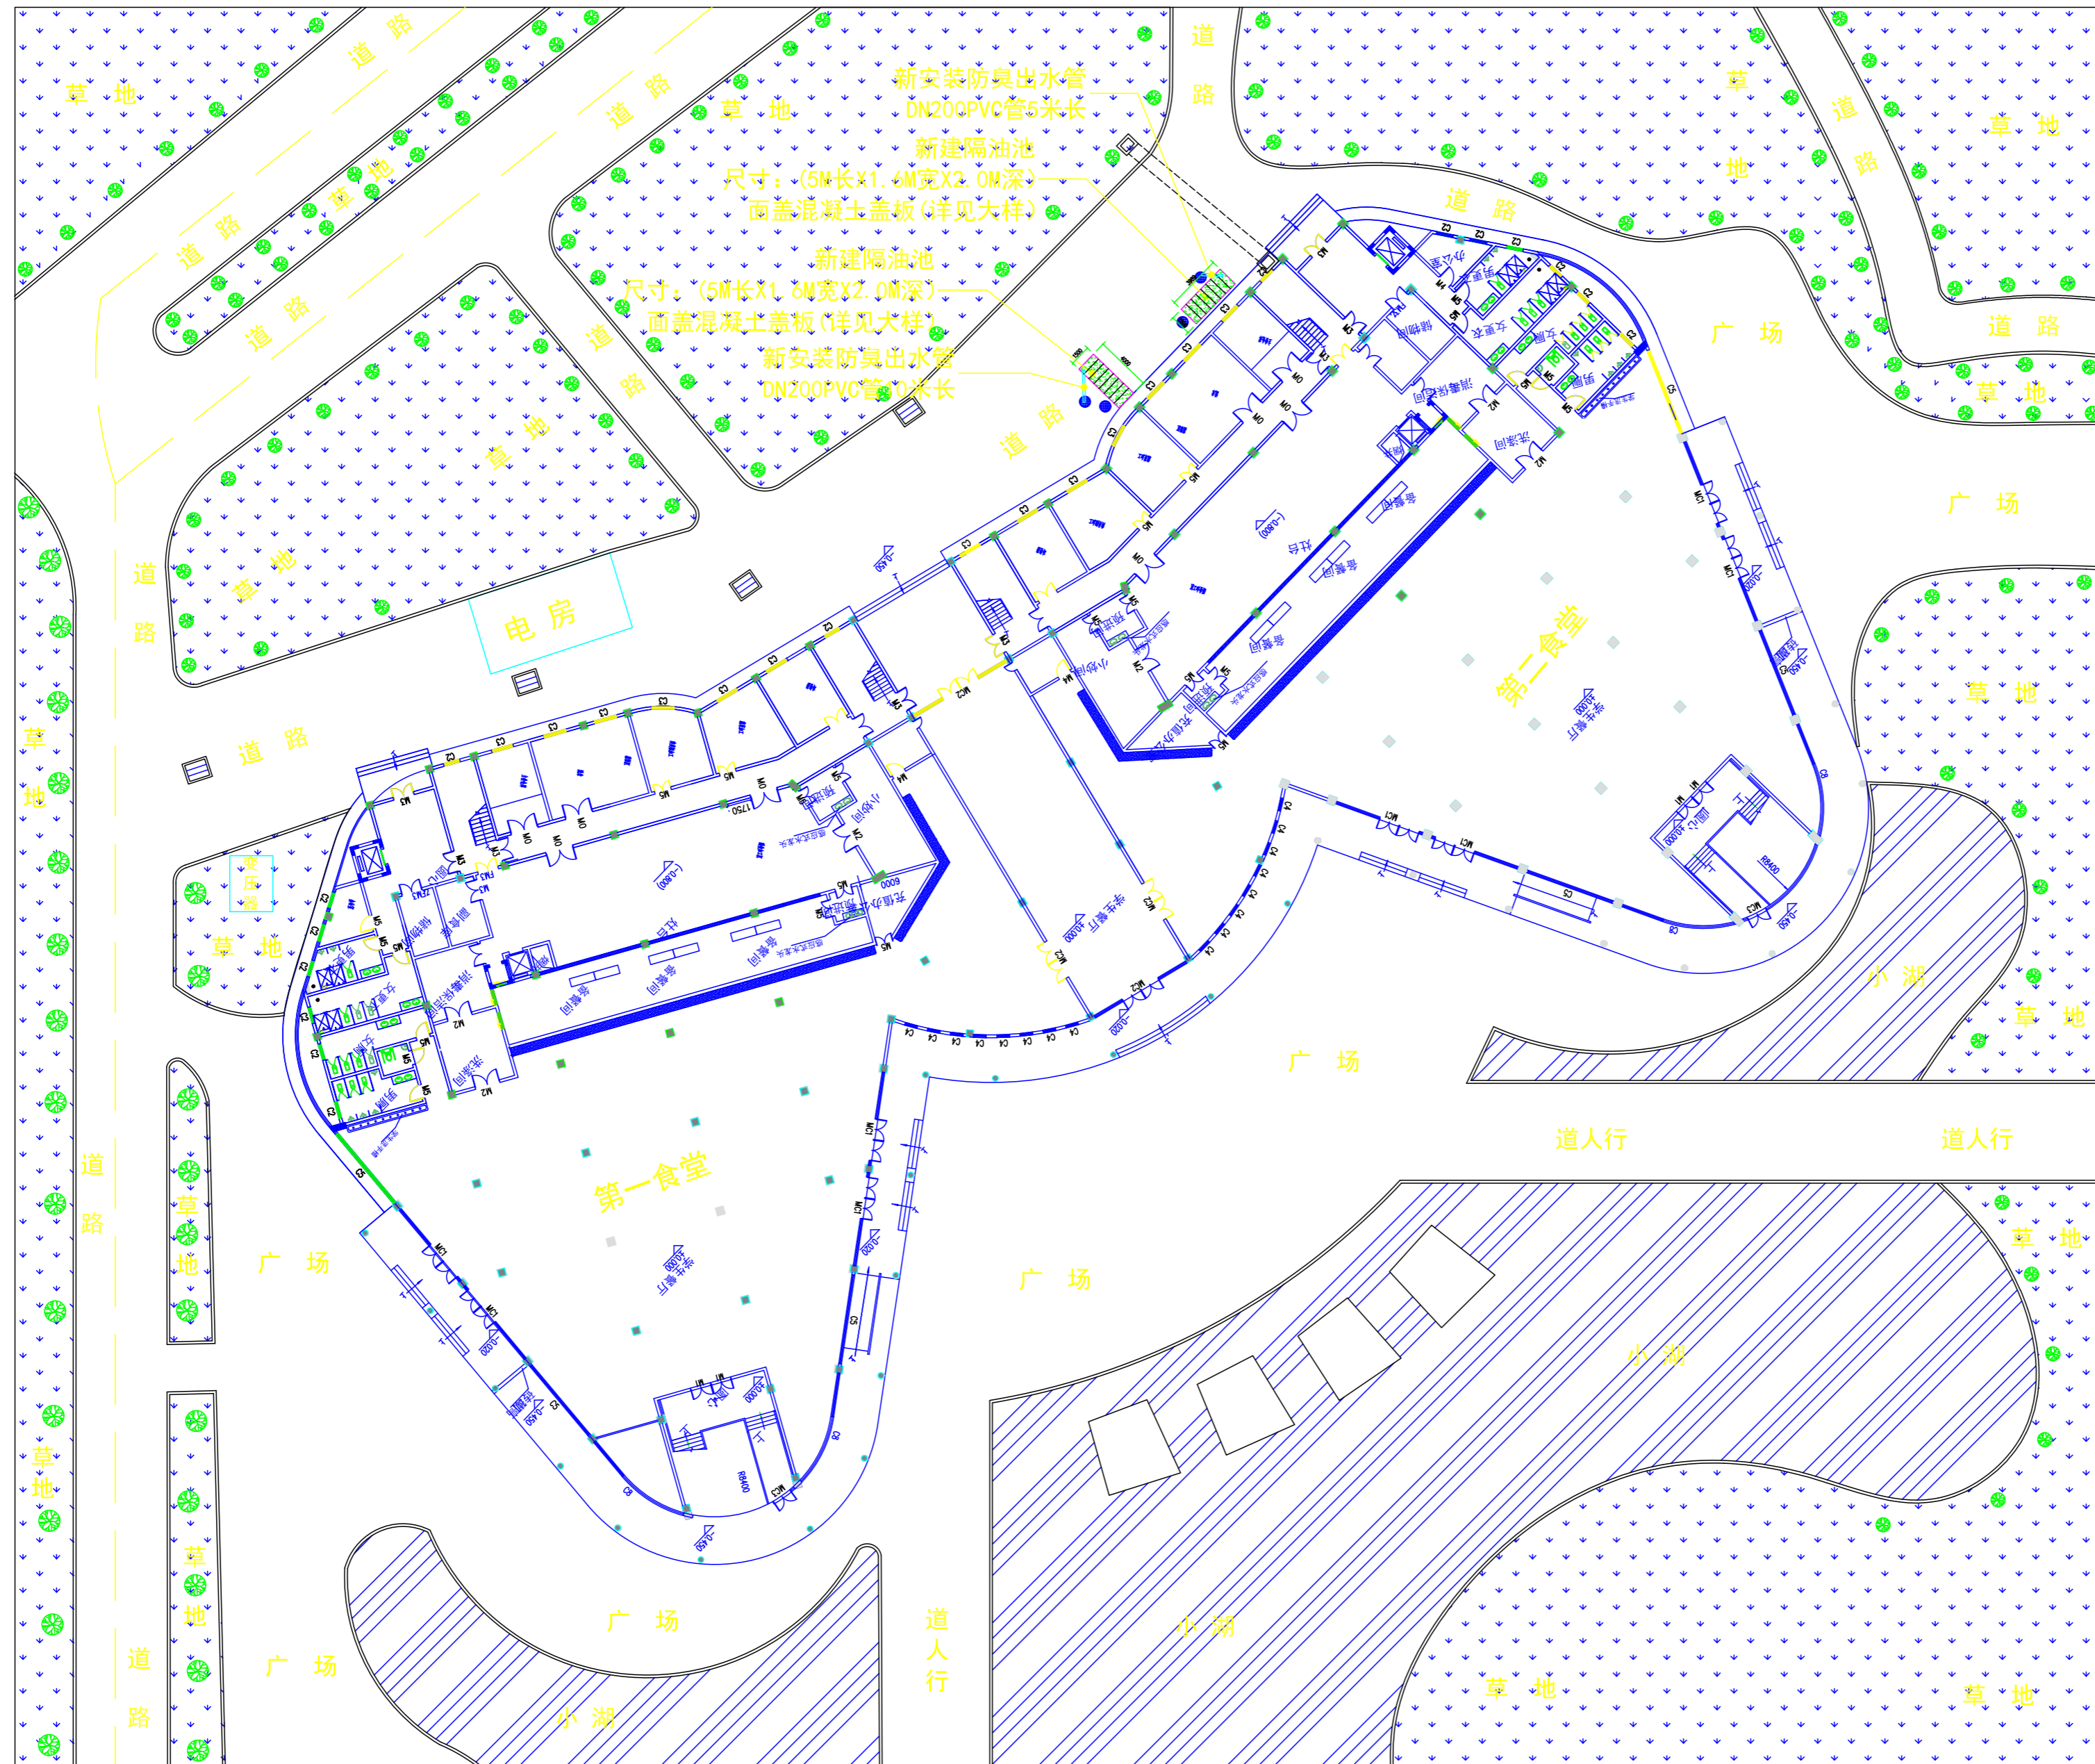

新建隔油池平面图

版权所有，不得复制、套用。
ALL RIGHTS RESERVED, DON'T COPIED, REPRODUCED.



中联合创
ZHONGLIANHECHUANG

中联合创设计有限公司
CHINA UNITED CREATIVE DESIGN CO.,LTD

■ 建筑行业(建筑工程)甲级 A122009183

会签栏 COUNTER SIGNATURE

建筑 ARCHI.	电气 ELEC.
结构 STRUCT.	暖通 HVAC.
给排水 PLUMBING	

签章区 STAMP AREA

版次 NO.	修改内容 DESCRIPTION	日期 DATE

建设单位 CLIENT

广东茂名健康职业学院

项目名称 PROJECT

广东茂名健康职业学院第二食堂
社会餐饮企业承包经营项目

子项目名称 SUB-PROJECT

图纸名称 TITLE

新建隔油池平面图

审 定 APPROVED BY	谢迎林	谢迎林
审 核 EXAMINED BY	李国伟	李国伟
项目负责 PROJECT CHIEF	林锦帆	林锦帆
专业负责 SPECIALTY CHIEF	李国伟	李国伟
校 对 CHECKED BY	杨大为	杨大为
设 计 DESIGNED BY	陈 建	陈 建
制 图 DRAWING BY	陈志美	陈志美

图号 DRAWING NO. ZP-08

业务号 JOB NO. —

出图日期 DATE 2021.05

专 业 DISCIPLINE	建筑	设计阶段 STAGE	竣工图
比 例 SCALE	1:510	规 格 SIZE	A3

条形码, 二维码 BARCODE, QR CODE